
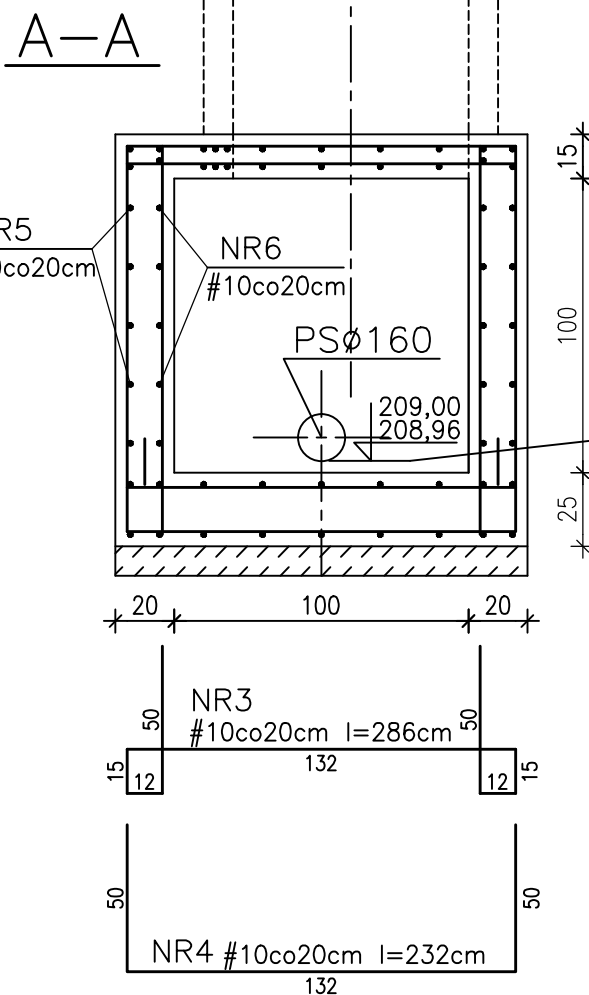
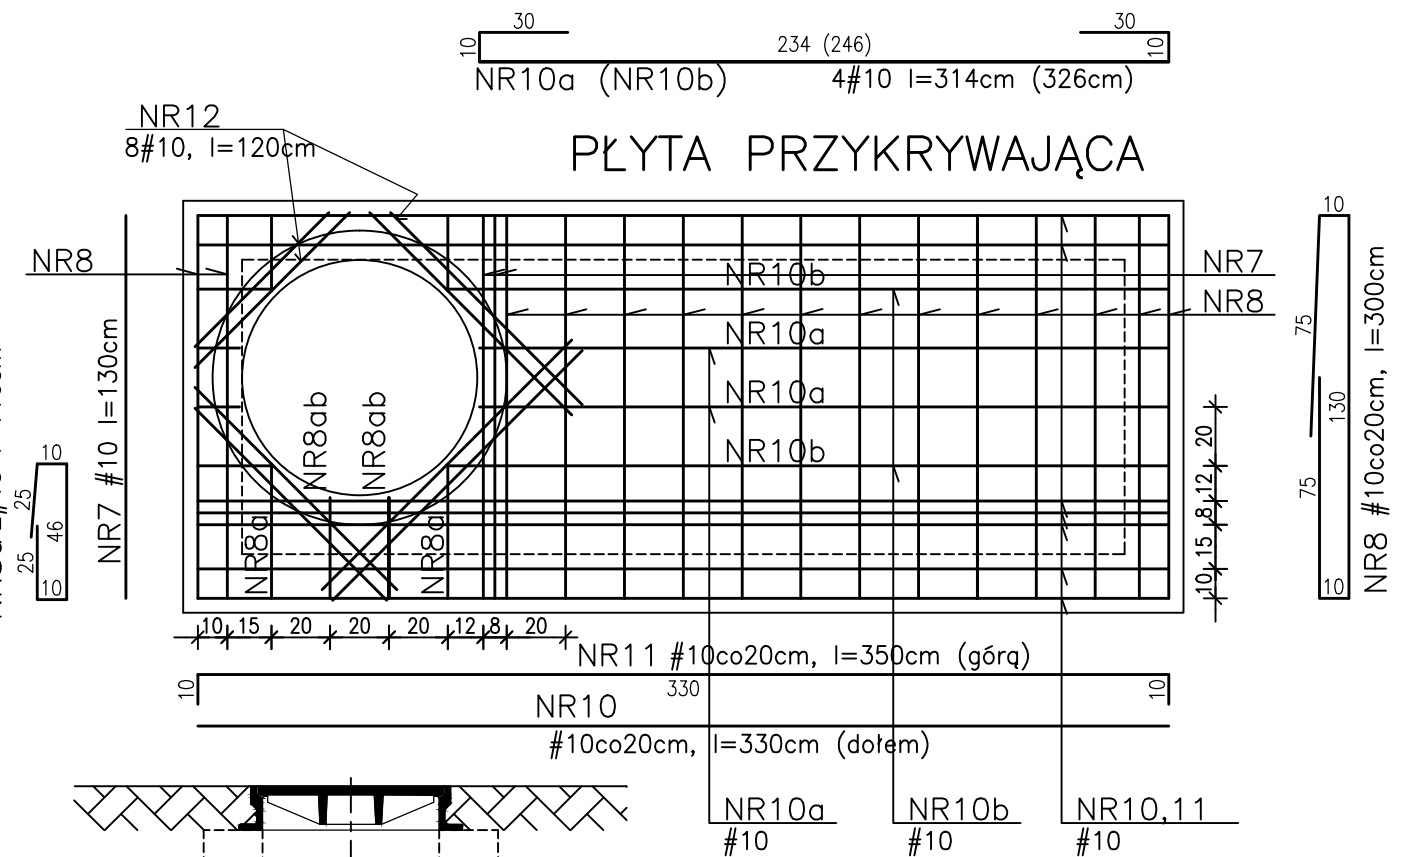
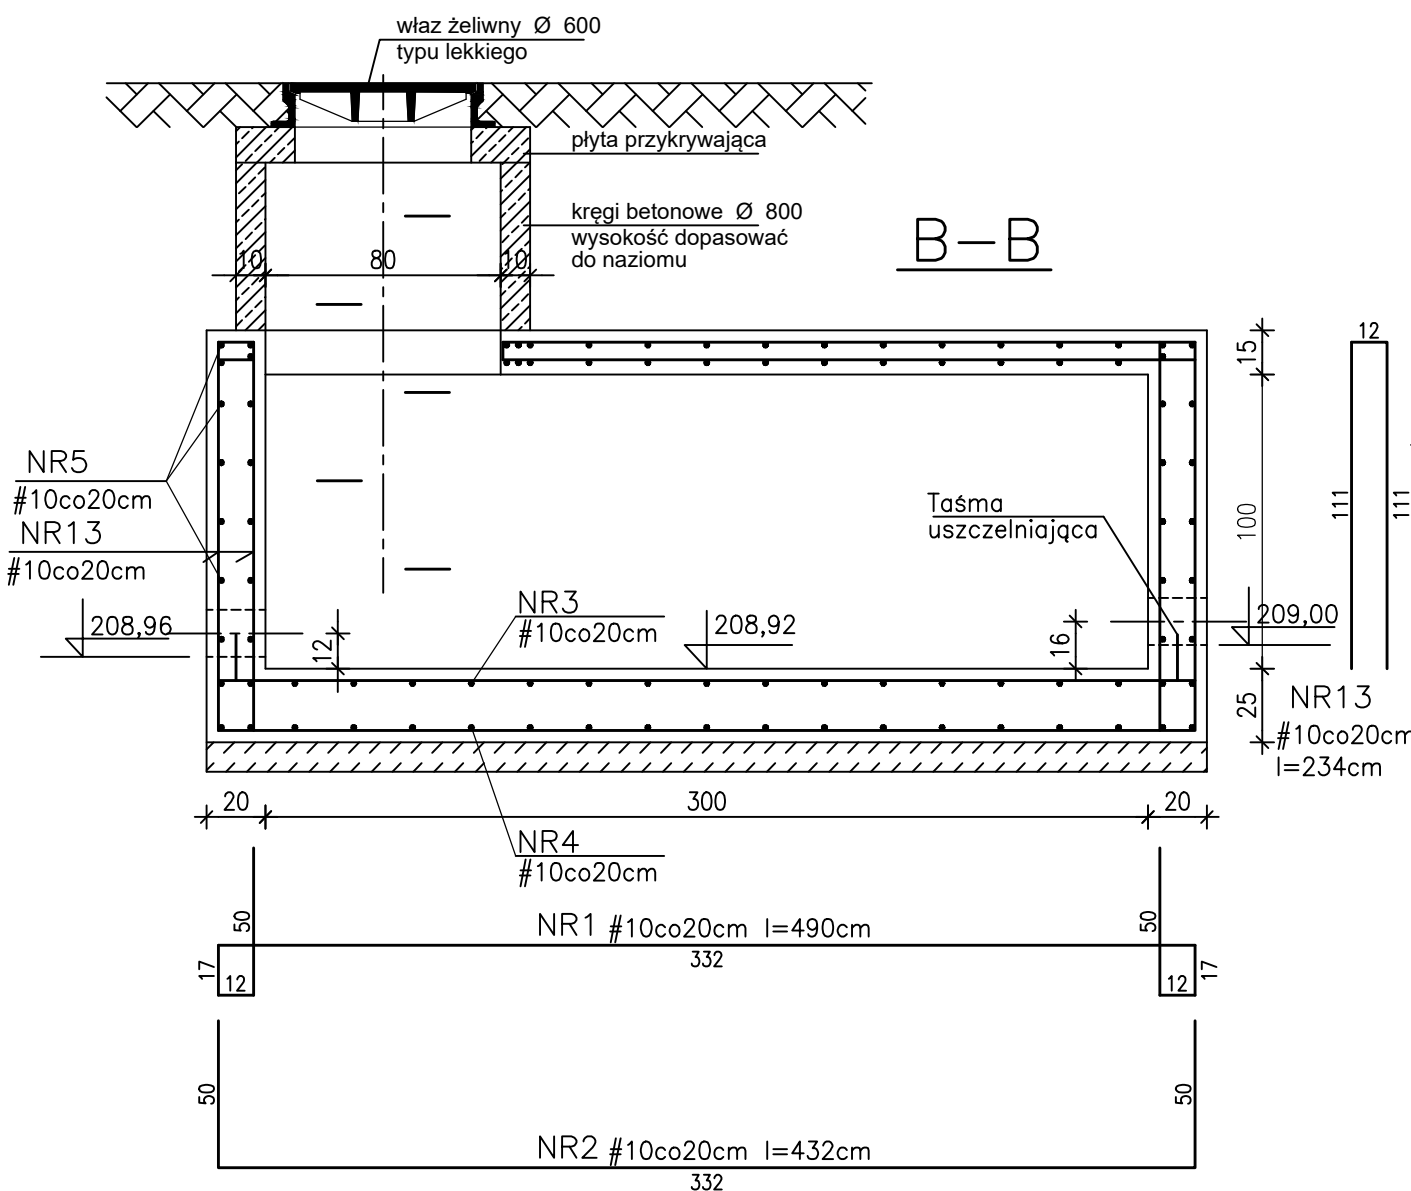


ZBIORNIKI NA DESZCZÓWKĘ 3szt.

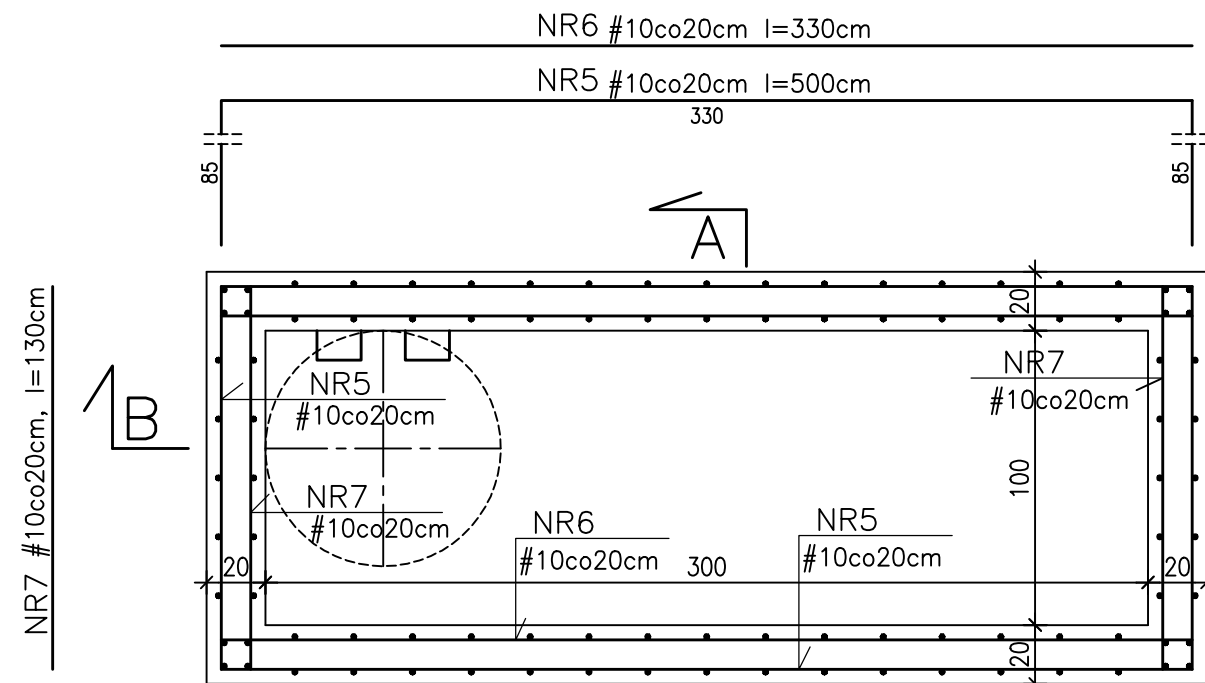

- BETON C25/30 szczelny o stopniu szczelności W8 i mrozoodporności F150
- STAL ZBROJENIOWA A-IIIIN /BSt500/
- IZOLACJE ZBIORNIKA WYKONAĆ WG OPISU TECHNICZNEGO ORAZ WG PROJEKTU TECHNOLOGICZNEGO
- ZESTAWIEMIE STALI WG ZAŁĄCZNIKA

			ANDRZEJ M. WOJTAS AUTORSKIE BIURO ARCHITEKTONICZNE 20-610 LUBLIN, UL. PIASTOWSKA 56, TEL./ FAX (81) 525-15-52 tel.kom. 601 58 99 68	
ROZBUDOWA BUDYNKU SPECJALNEGO OŚRODKA SZKOLNO - WYCHOWAWCZEGO im. H. Sienkiewicza w Świdniku 21-040 ŚWIDNIK, ul. Norwida 4, dz. nr ewid. 1165/15, 1165/16, 1165/18			INWESTOR : POWIAT ŚWIDNICKI W ŚWIDNIKU 21- 047 Świdnik ul. Niepodległości 13	
KONSTRUKCJA			SKALA 1:25 NR RYS.	
PROJEKT WYKONAWCZY				
PROJEKTOWAŁ :	MGR INŻ. MARCIN STRÓZIK	upr. bud. nr 1081/Lb/90		
SPRAWDZIŁ :	MGR INŻ. TOMASZ IŻYCKI	upr. bud. nr 1412/Lb/91		
DATA :	12.2020	ZBIORNIKI NA DESZCZÓWKĘ		